

COMUNE DI FANO
LOCALITA' MADONNA PONTE
AREA EX ZUCCHERIFICIO

VARIANTE PARZIALE AL P.R.G. COMUNALE
REDATTA AI SENSI DELLA
L.R. 34/92, ART. 15, COMMA 4

PROPONENTE

MADONNA PONTE S.R.L.

PROGETTO


VIVARIUM S.R.L.

OGGETTO

RETI TECNOLOGICHE
 ACQUEDOTTO ED ANTINCENDIO - PARTICOLARI


SCALA 1:20
 TAV N° R 03 / B

SEZIONE TIPO

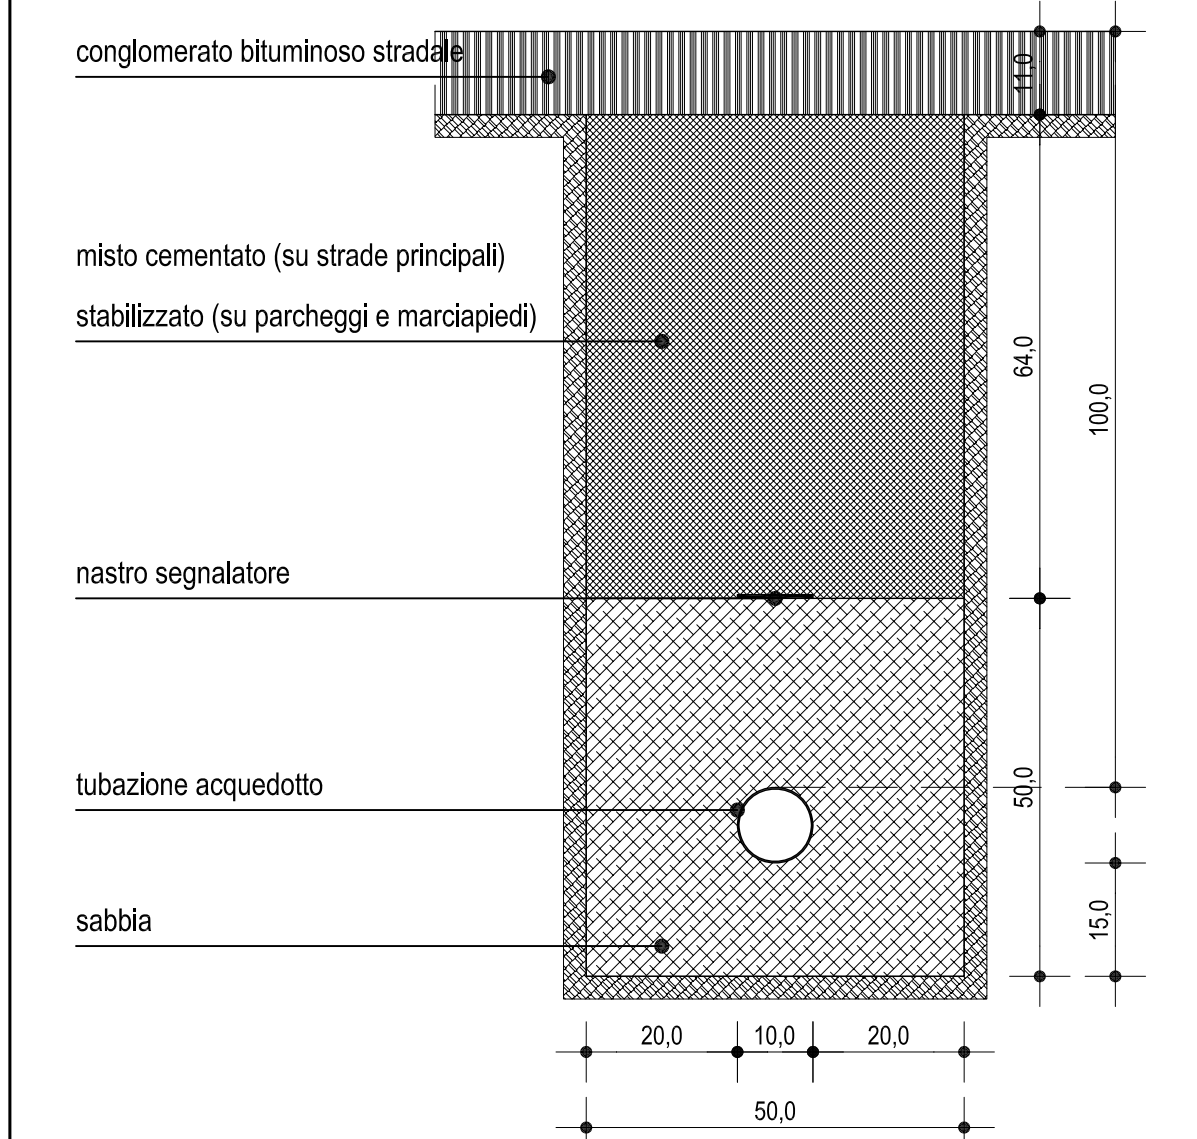


SCALA 1:10


Derivazione da condotta adduttrice con saracinesca d'intercettazione sottosuolo

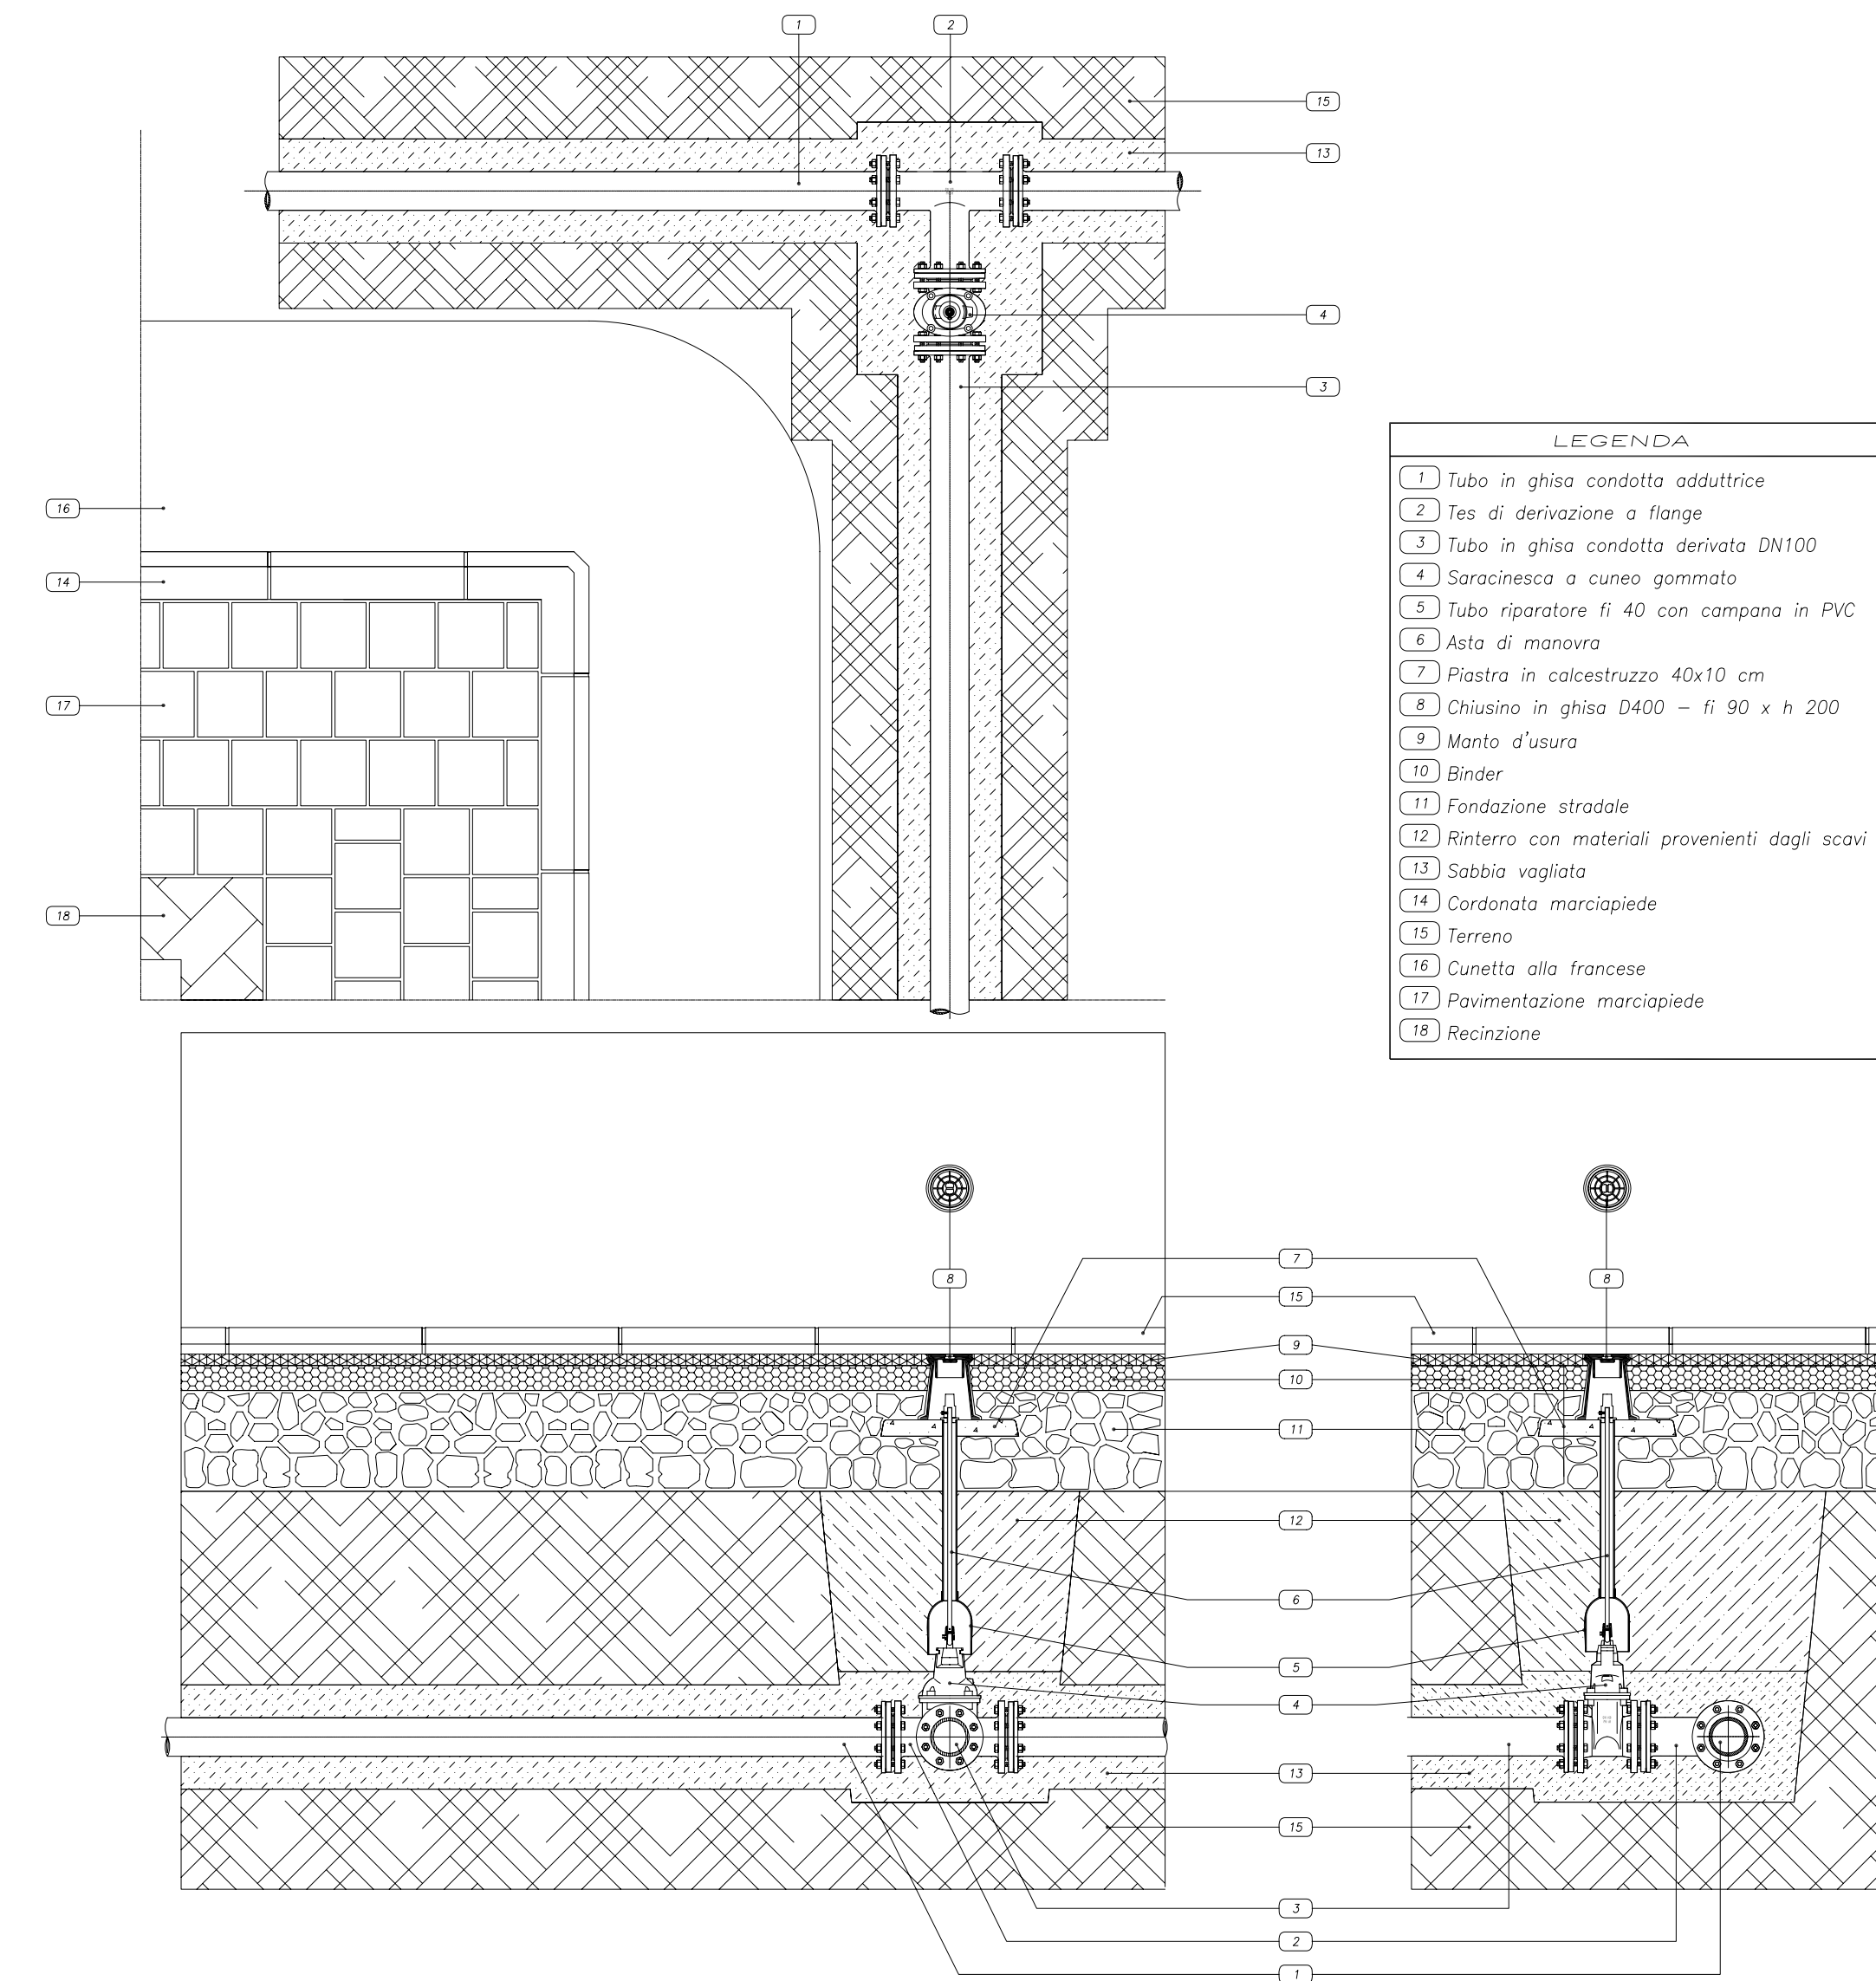


Pozzetto di sfiato - DN 50

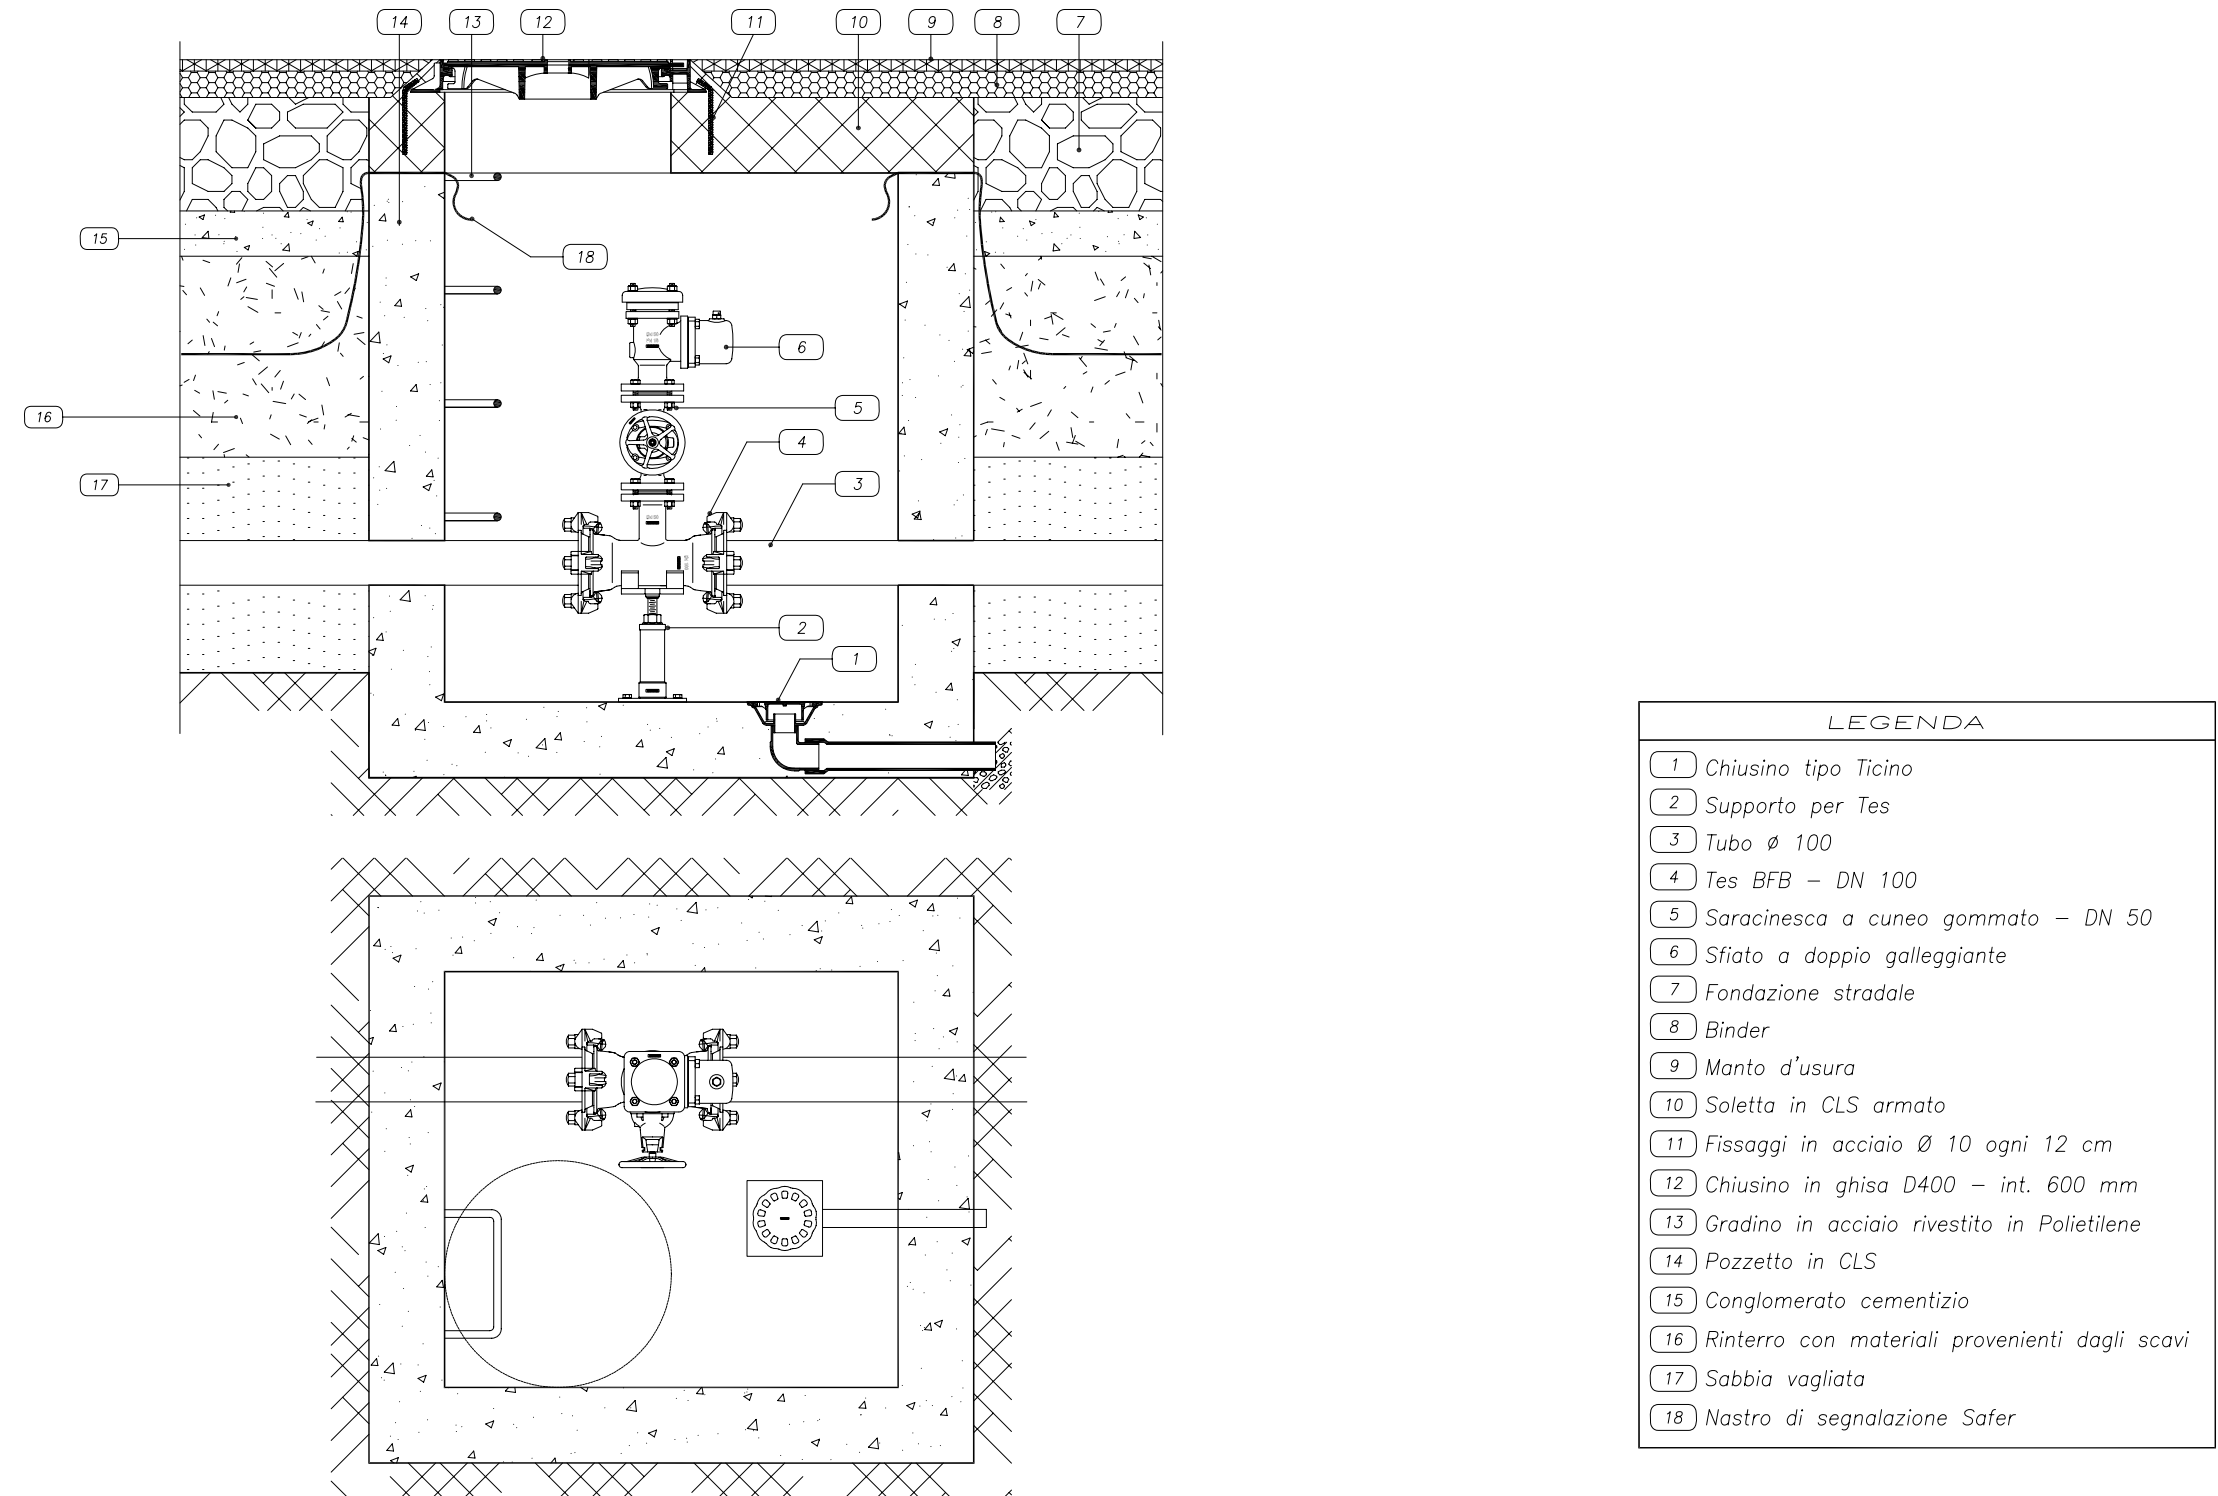


Derivazione idrante antincendio sottosuolo

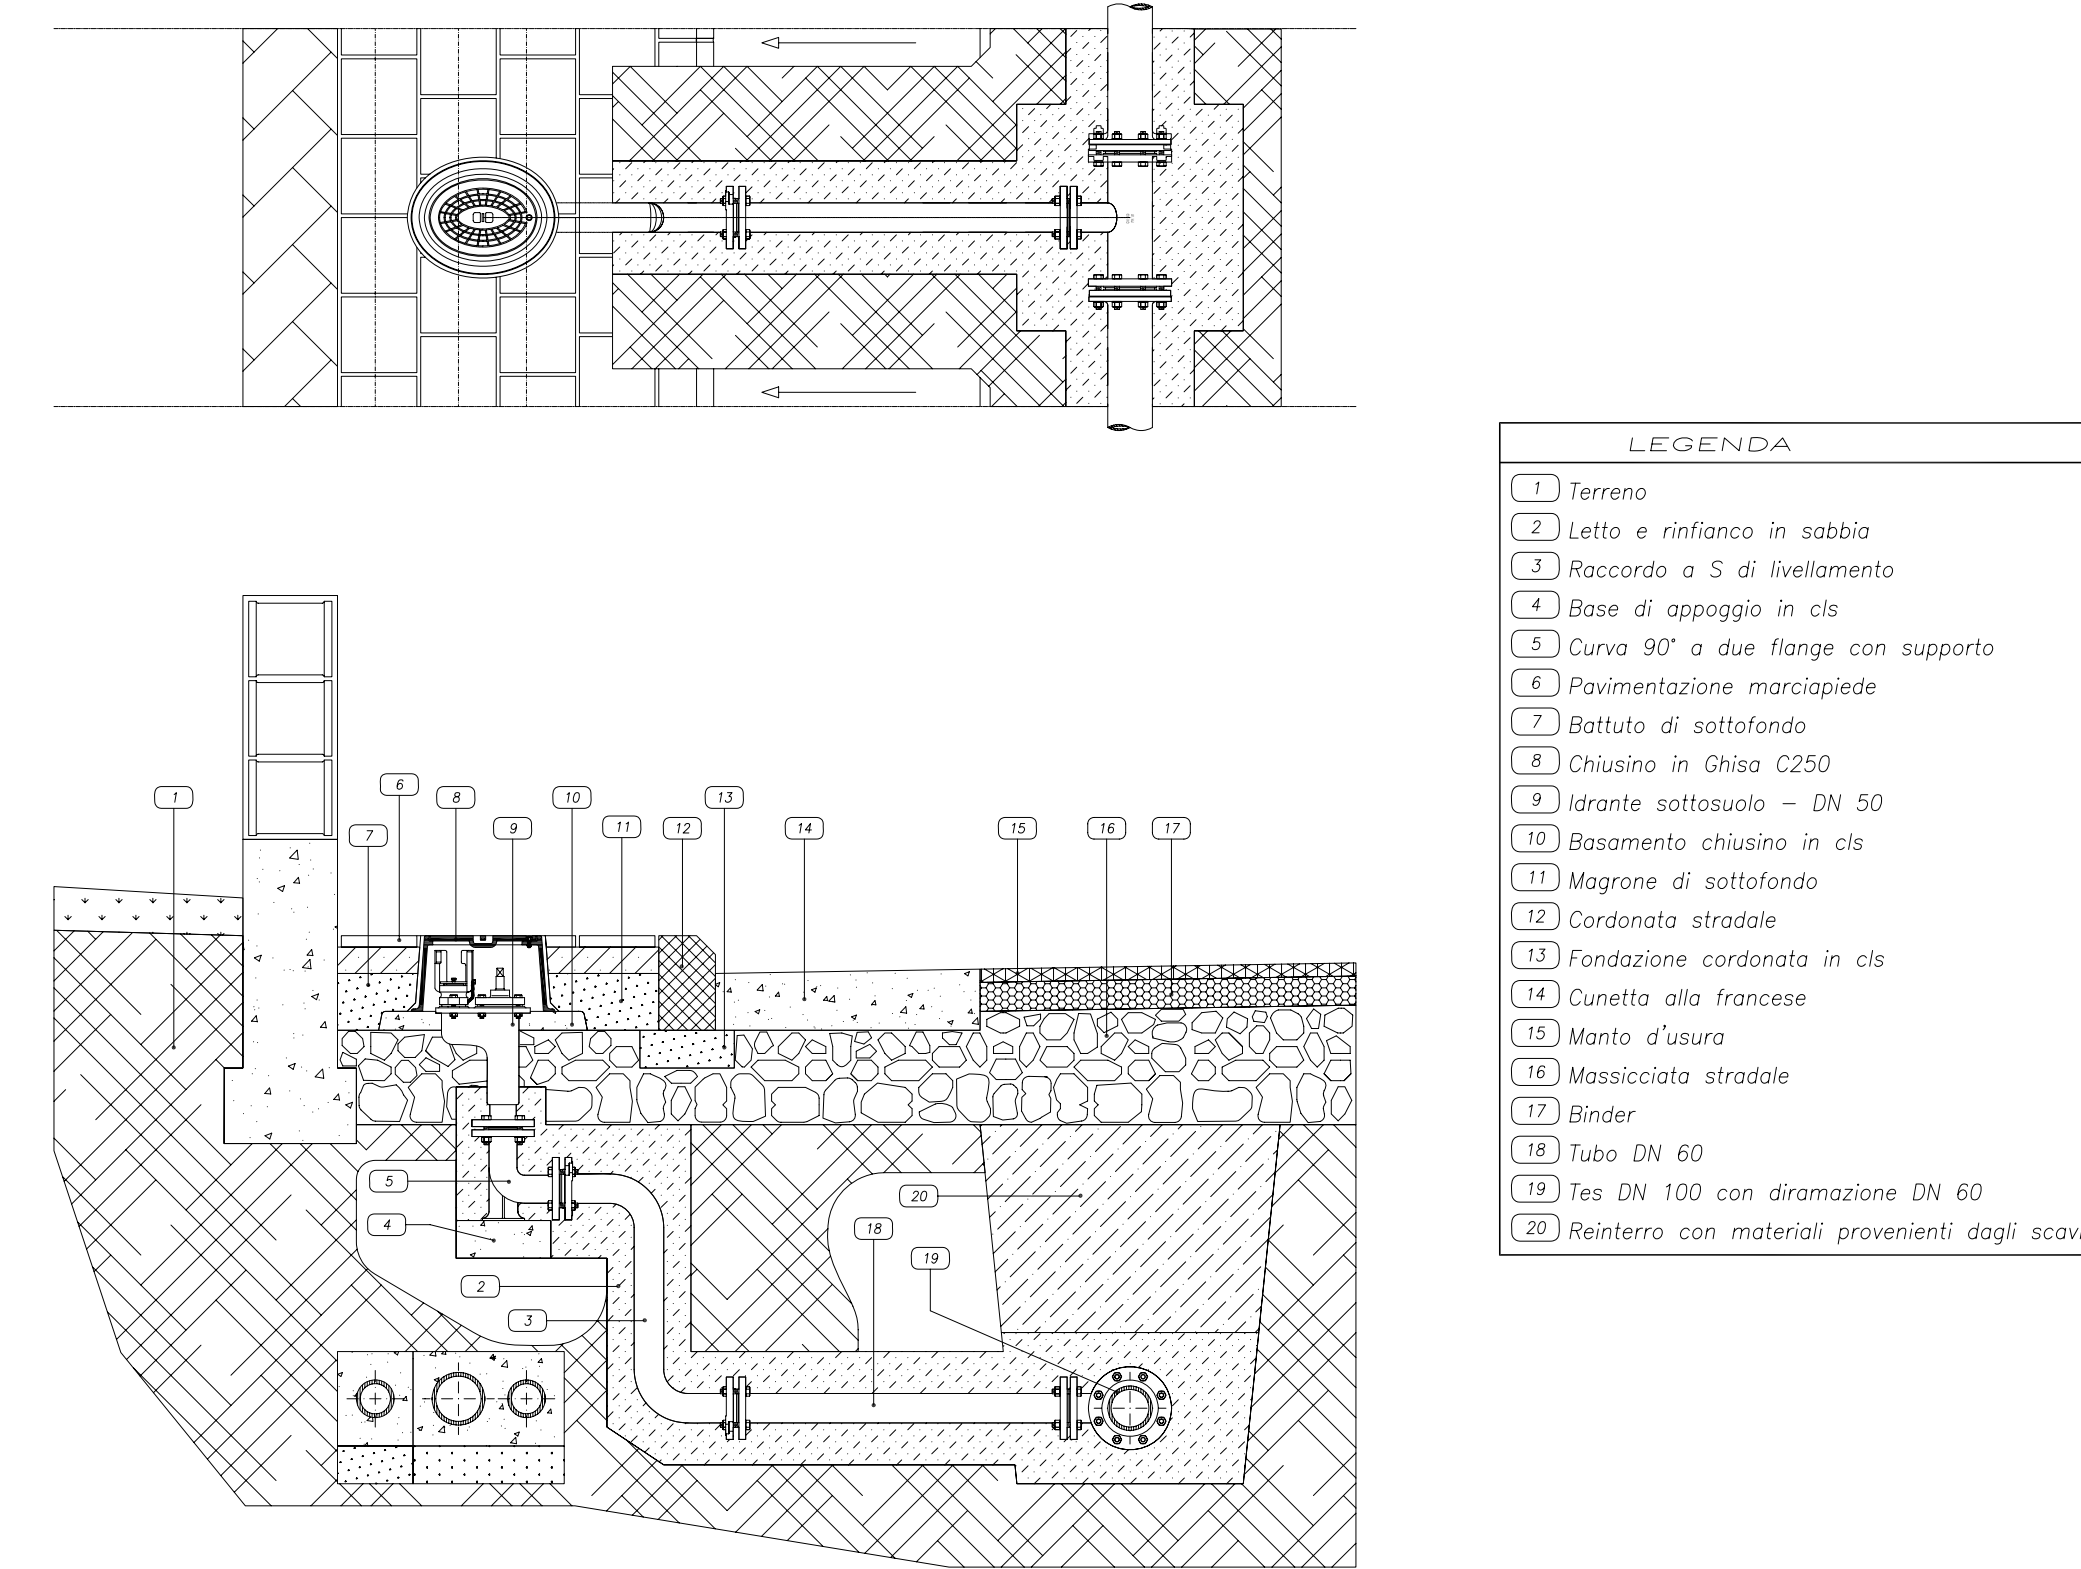

Pozzetto di scarico acquedotto - DN 100

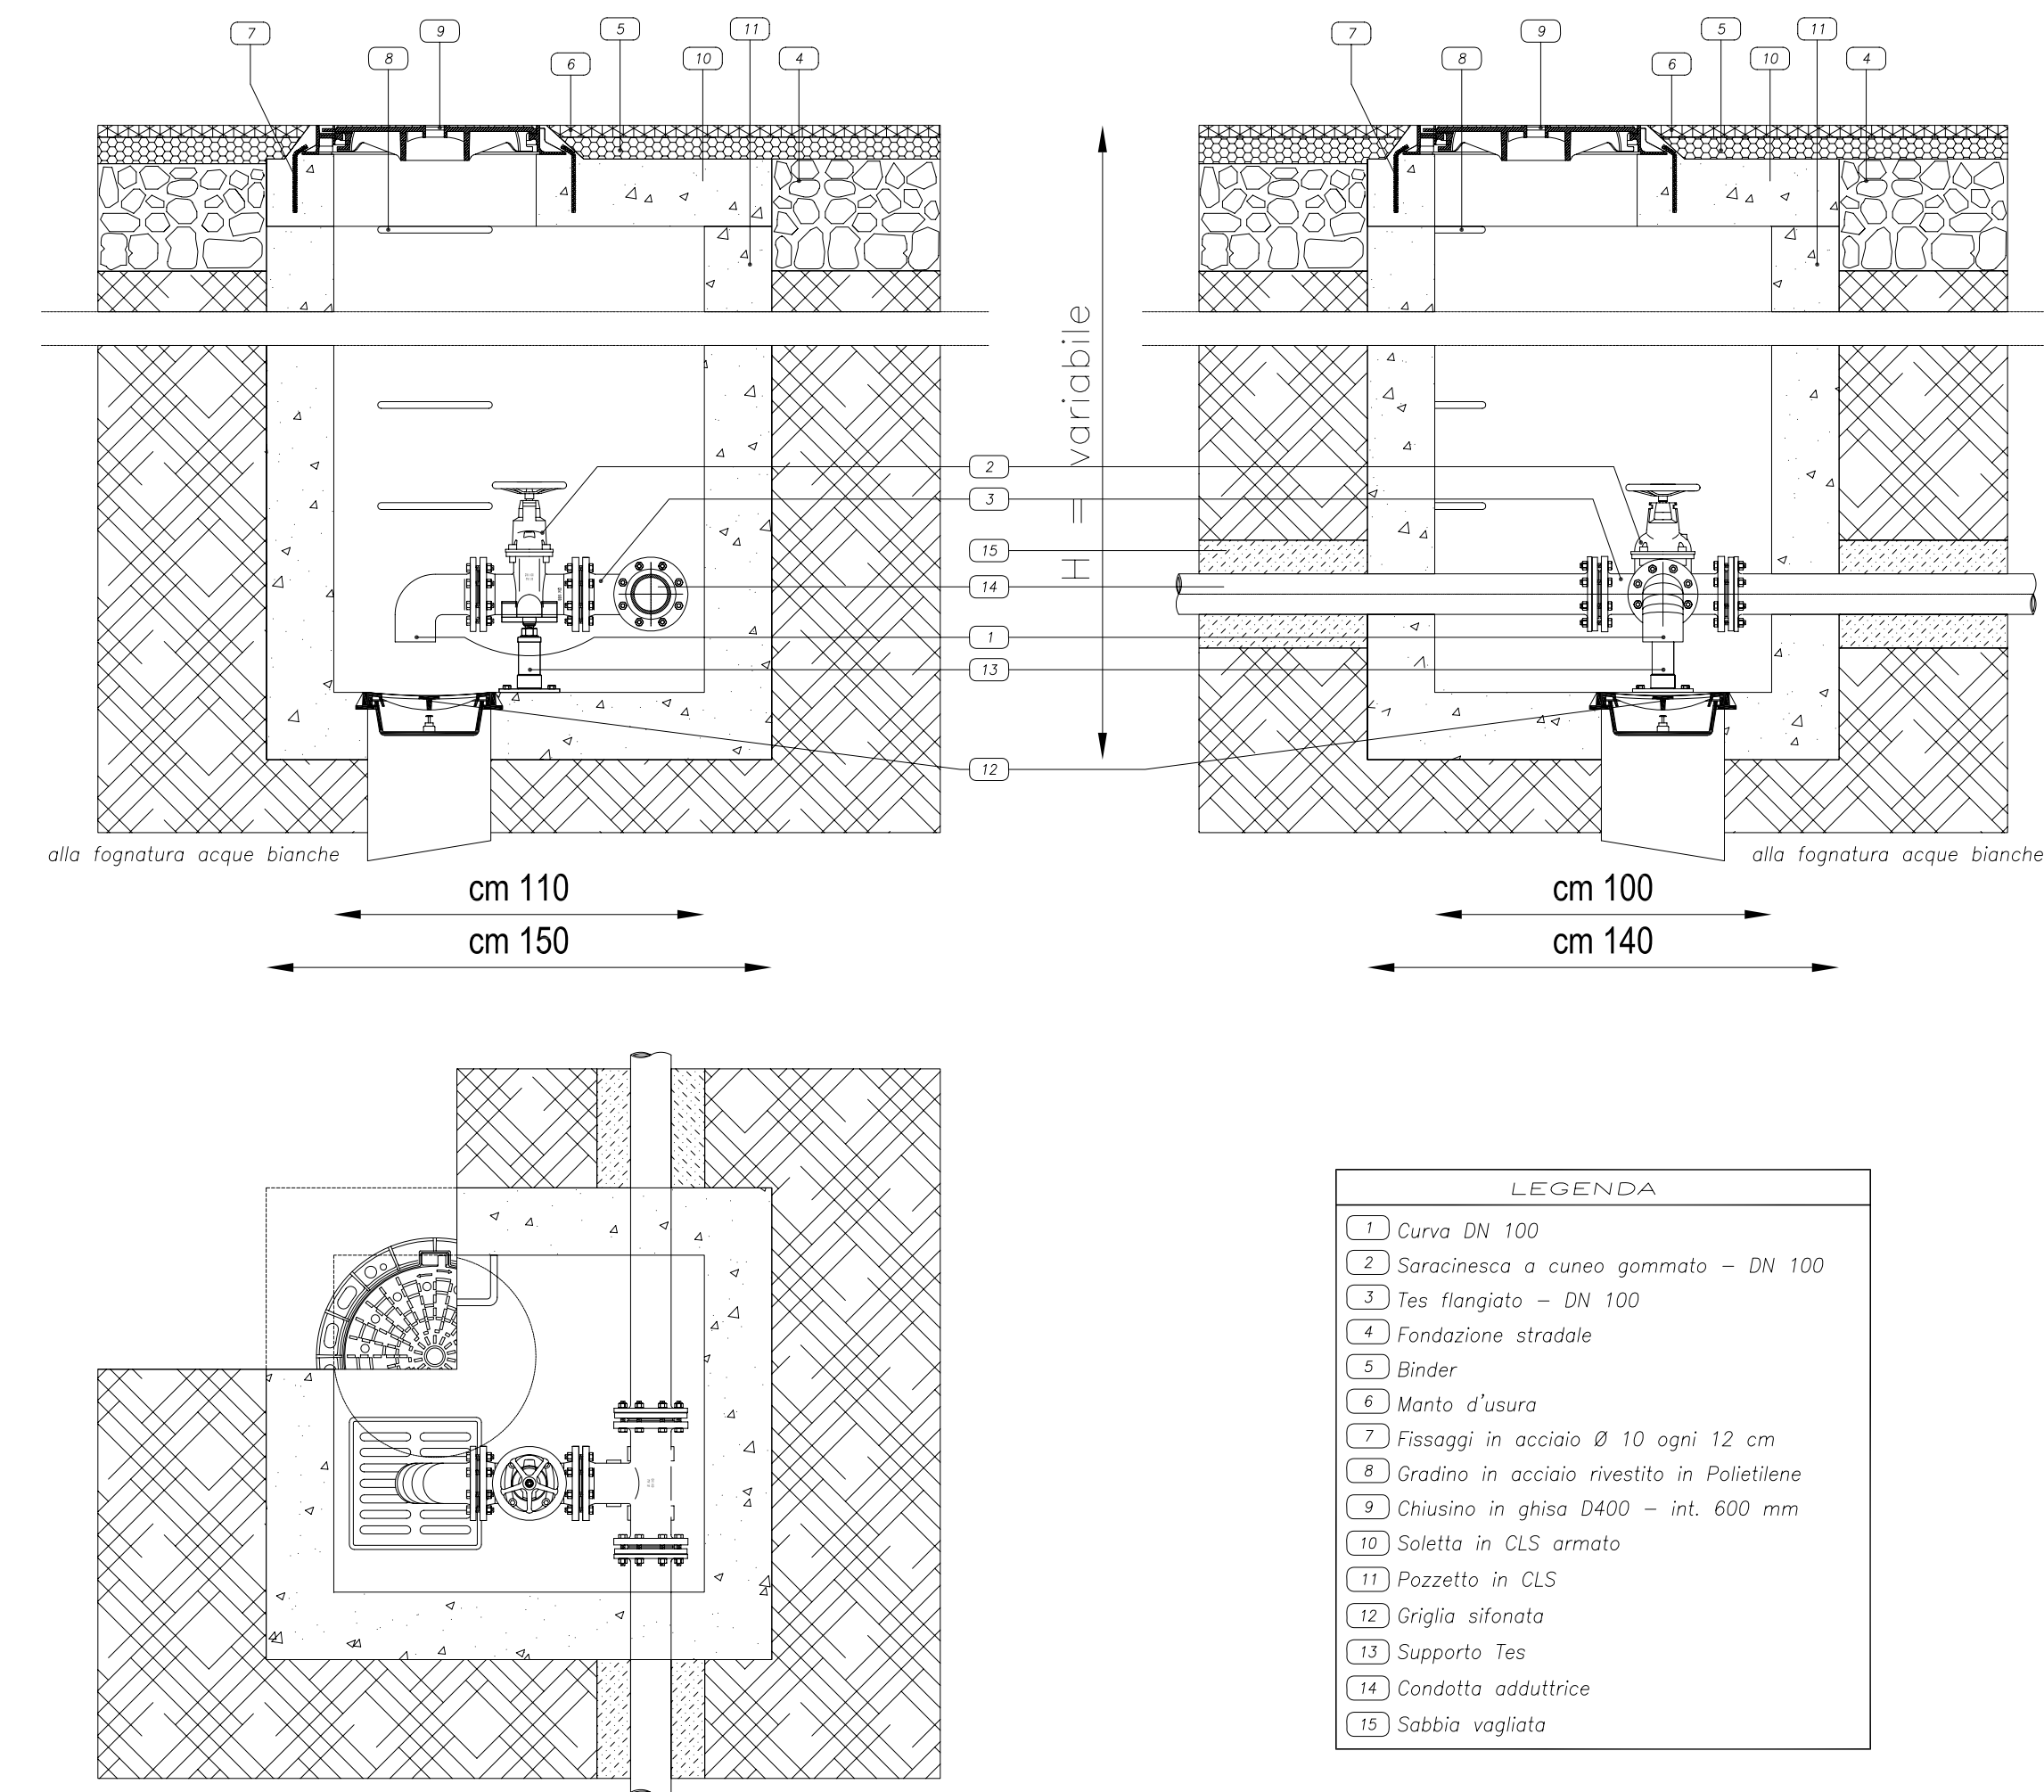

Derivazioni allacci privati con collare di presa

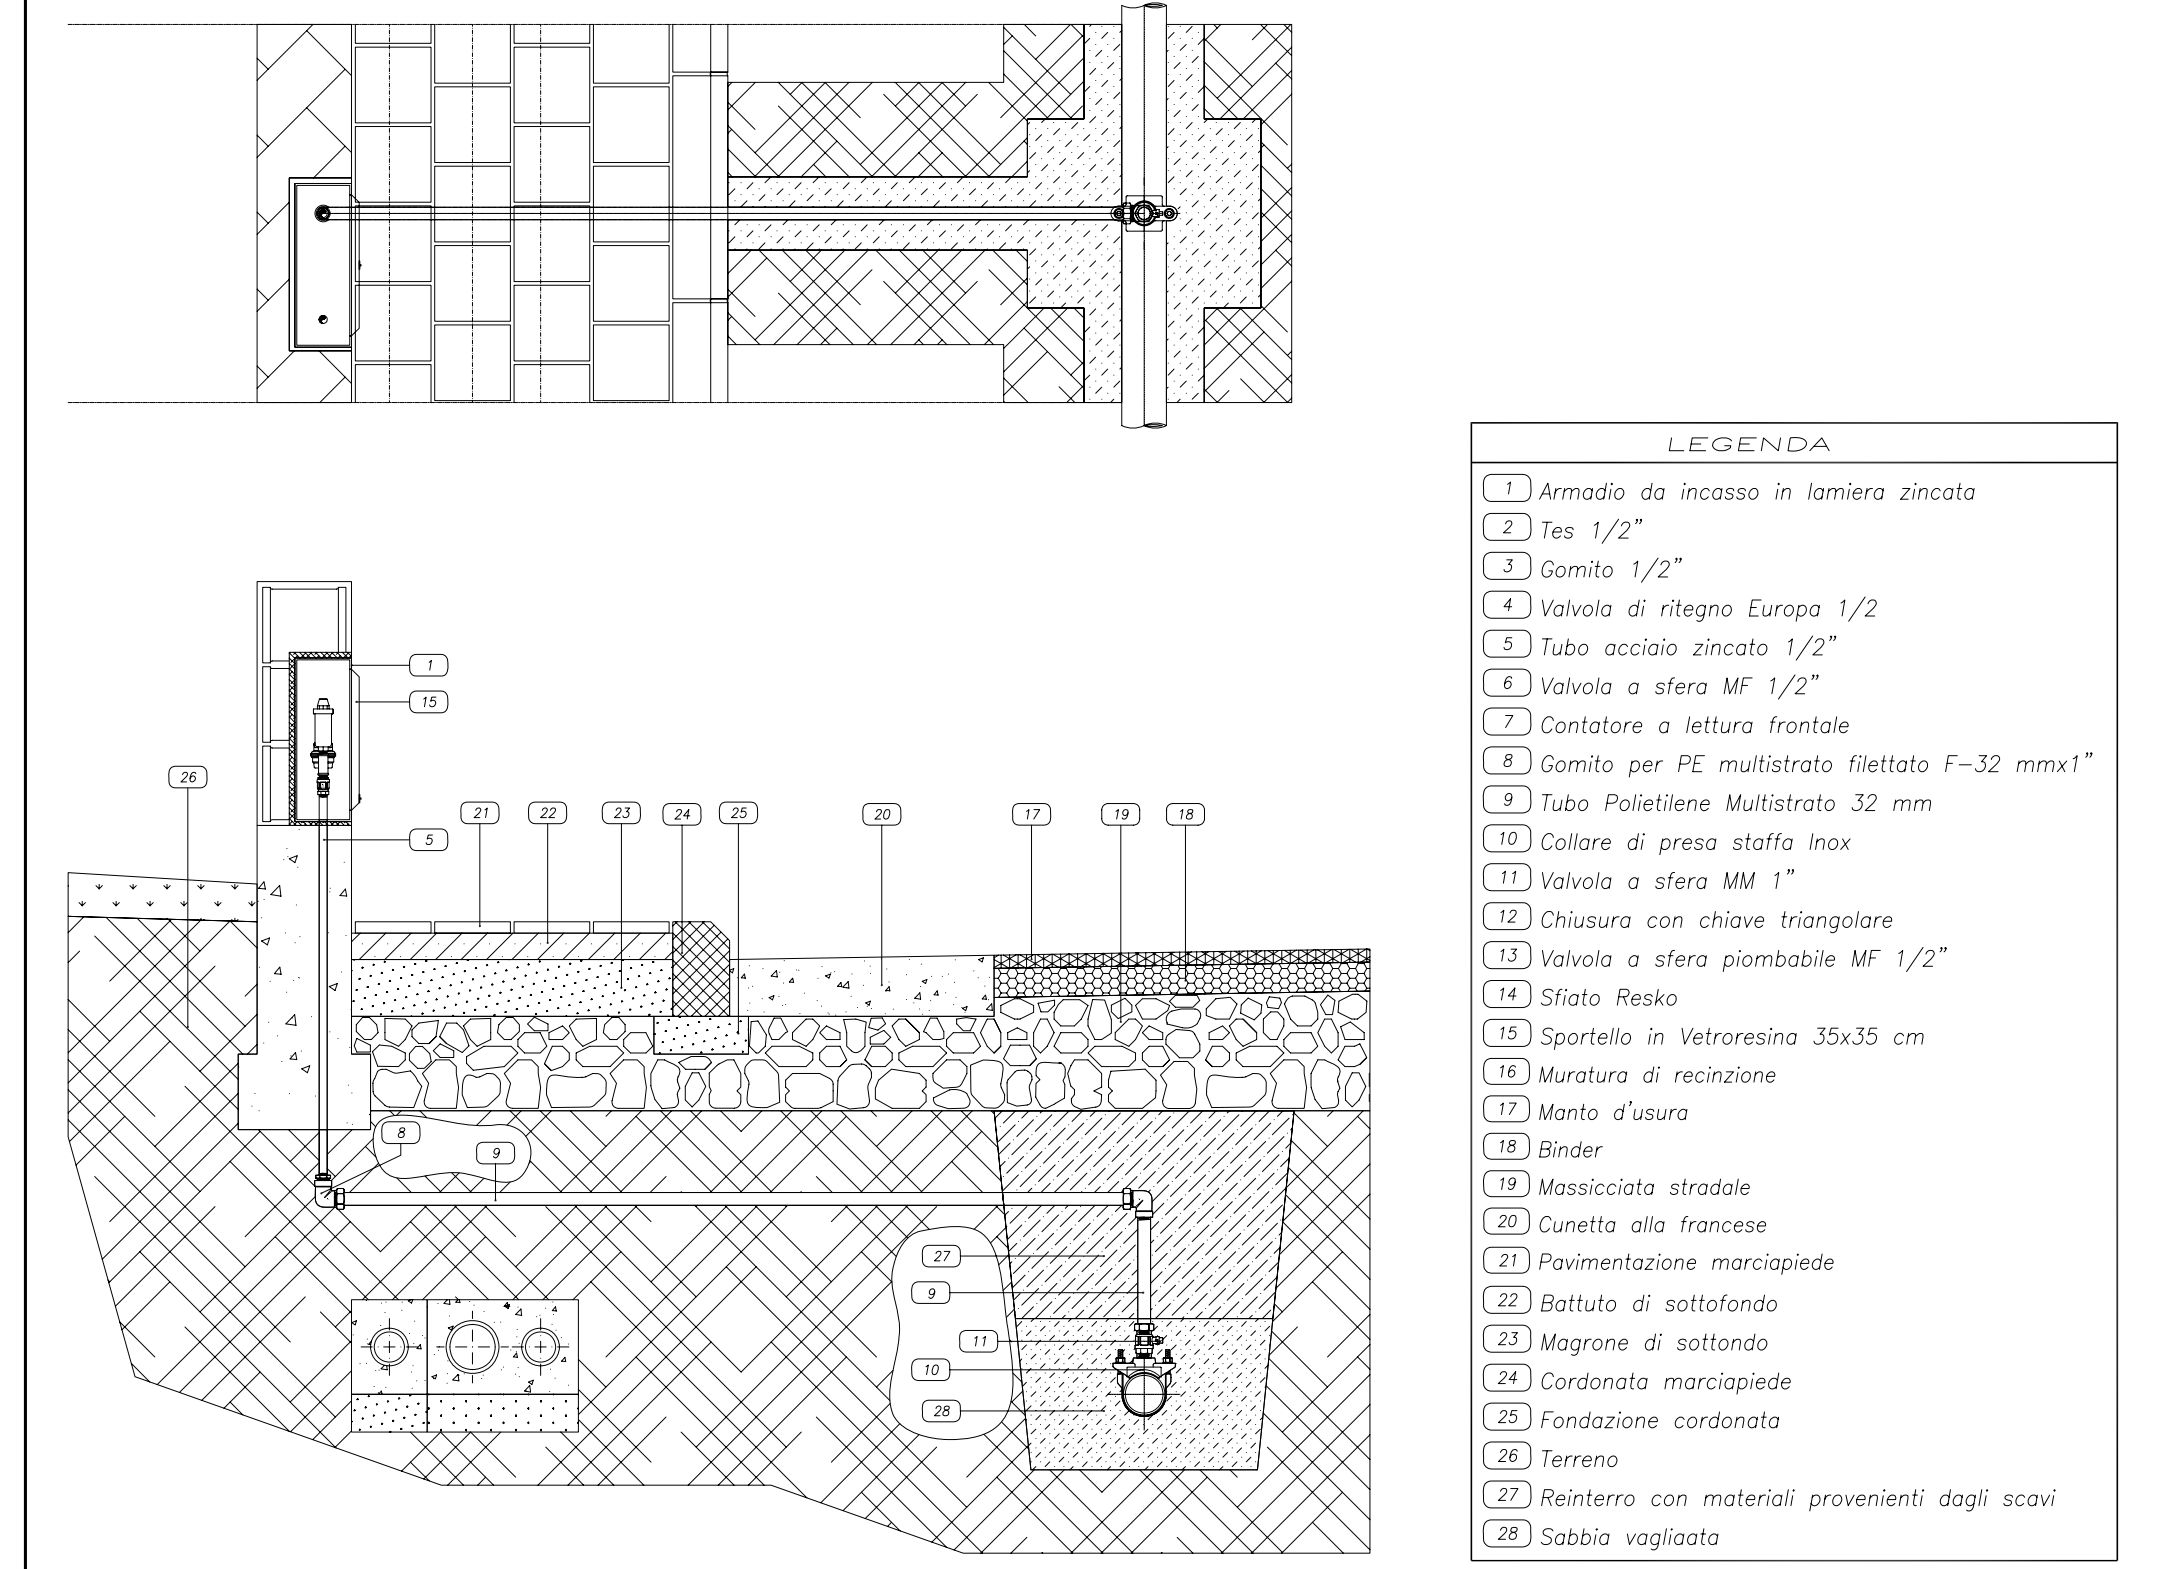

Gruppo contatore - utenza singola - Sportello 35x35 in vetroresina

