

**COMUNE DI FANO**

PROPRIETA': PROVINCIA ITALIANA DELLA CONGREGAZIONE  
"MAESTRE PIE VENERINI"  
VIA CASAL DI BOCCONE 220 00137 R O M A

OGGETTO: PIANO DI RECUPERO IN VARIANTE AL PIANO  
PARTICOLAREGGIATO DEL CENTRO STORICO  
SCUOLA PARITARIA INFANZIA - PRIMARIA - SECONDARIA DI 1° GRADO  
"MAESTRE PIE VENERINI" VIA MONTEVECCHIO 59 - 61032 FANO (PU)  
REALIZZAZIONE DI UNA "SALA" PER LE ATTIVITA'  
SCOLASTICHE COLLETTIVE (D.M. 18.12.1975 ART. 3.5.1 COMMI i-ii)

ELABORATO  
**10**

**PROGETTO PIANO DI RECUPERO  
IN VARIANTE AL P.P.C.S.  
SALA PER LE ATTIVITA' SCOLASTICHE COLLETTIVE**  
SCHEMA IMPIANTO FOGNARIO

Materiali Pino nordico lamellare - Pannelli in legno OSB  
Pannelli termoscustici Eraclit - Vetrate antivandaliiche

Data Scala 1:100 File





**STUDIO D' INGEGNERIA Dott. Ing. Alberto Giardi**  
60021 Camerano (An) Via degli Zingari, S/A Cell. 329 2663327  
Tel. e Fax. 071 28 62 293 E-mail: inga.giardi@libero.it


Progettista

Committente

A norma di legge il presente disegno non potrà essere riprodotto né consegnato a terzi né utilizzato per scopi  
diversi da quello di destinazione senza l'autorizzazione scritta di questo studio tecnico che ne detiene le proprietà.

*LEGENDA*

	acque nere fogna esistente
	acque chiare fogna esistente
	acque scure nuova fogna
	acque chiare nuova fogna

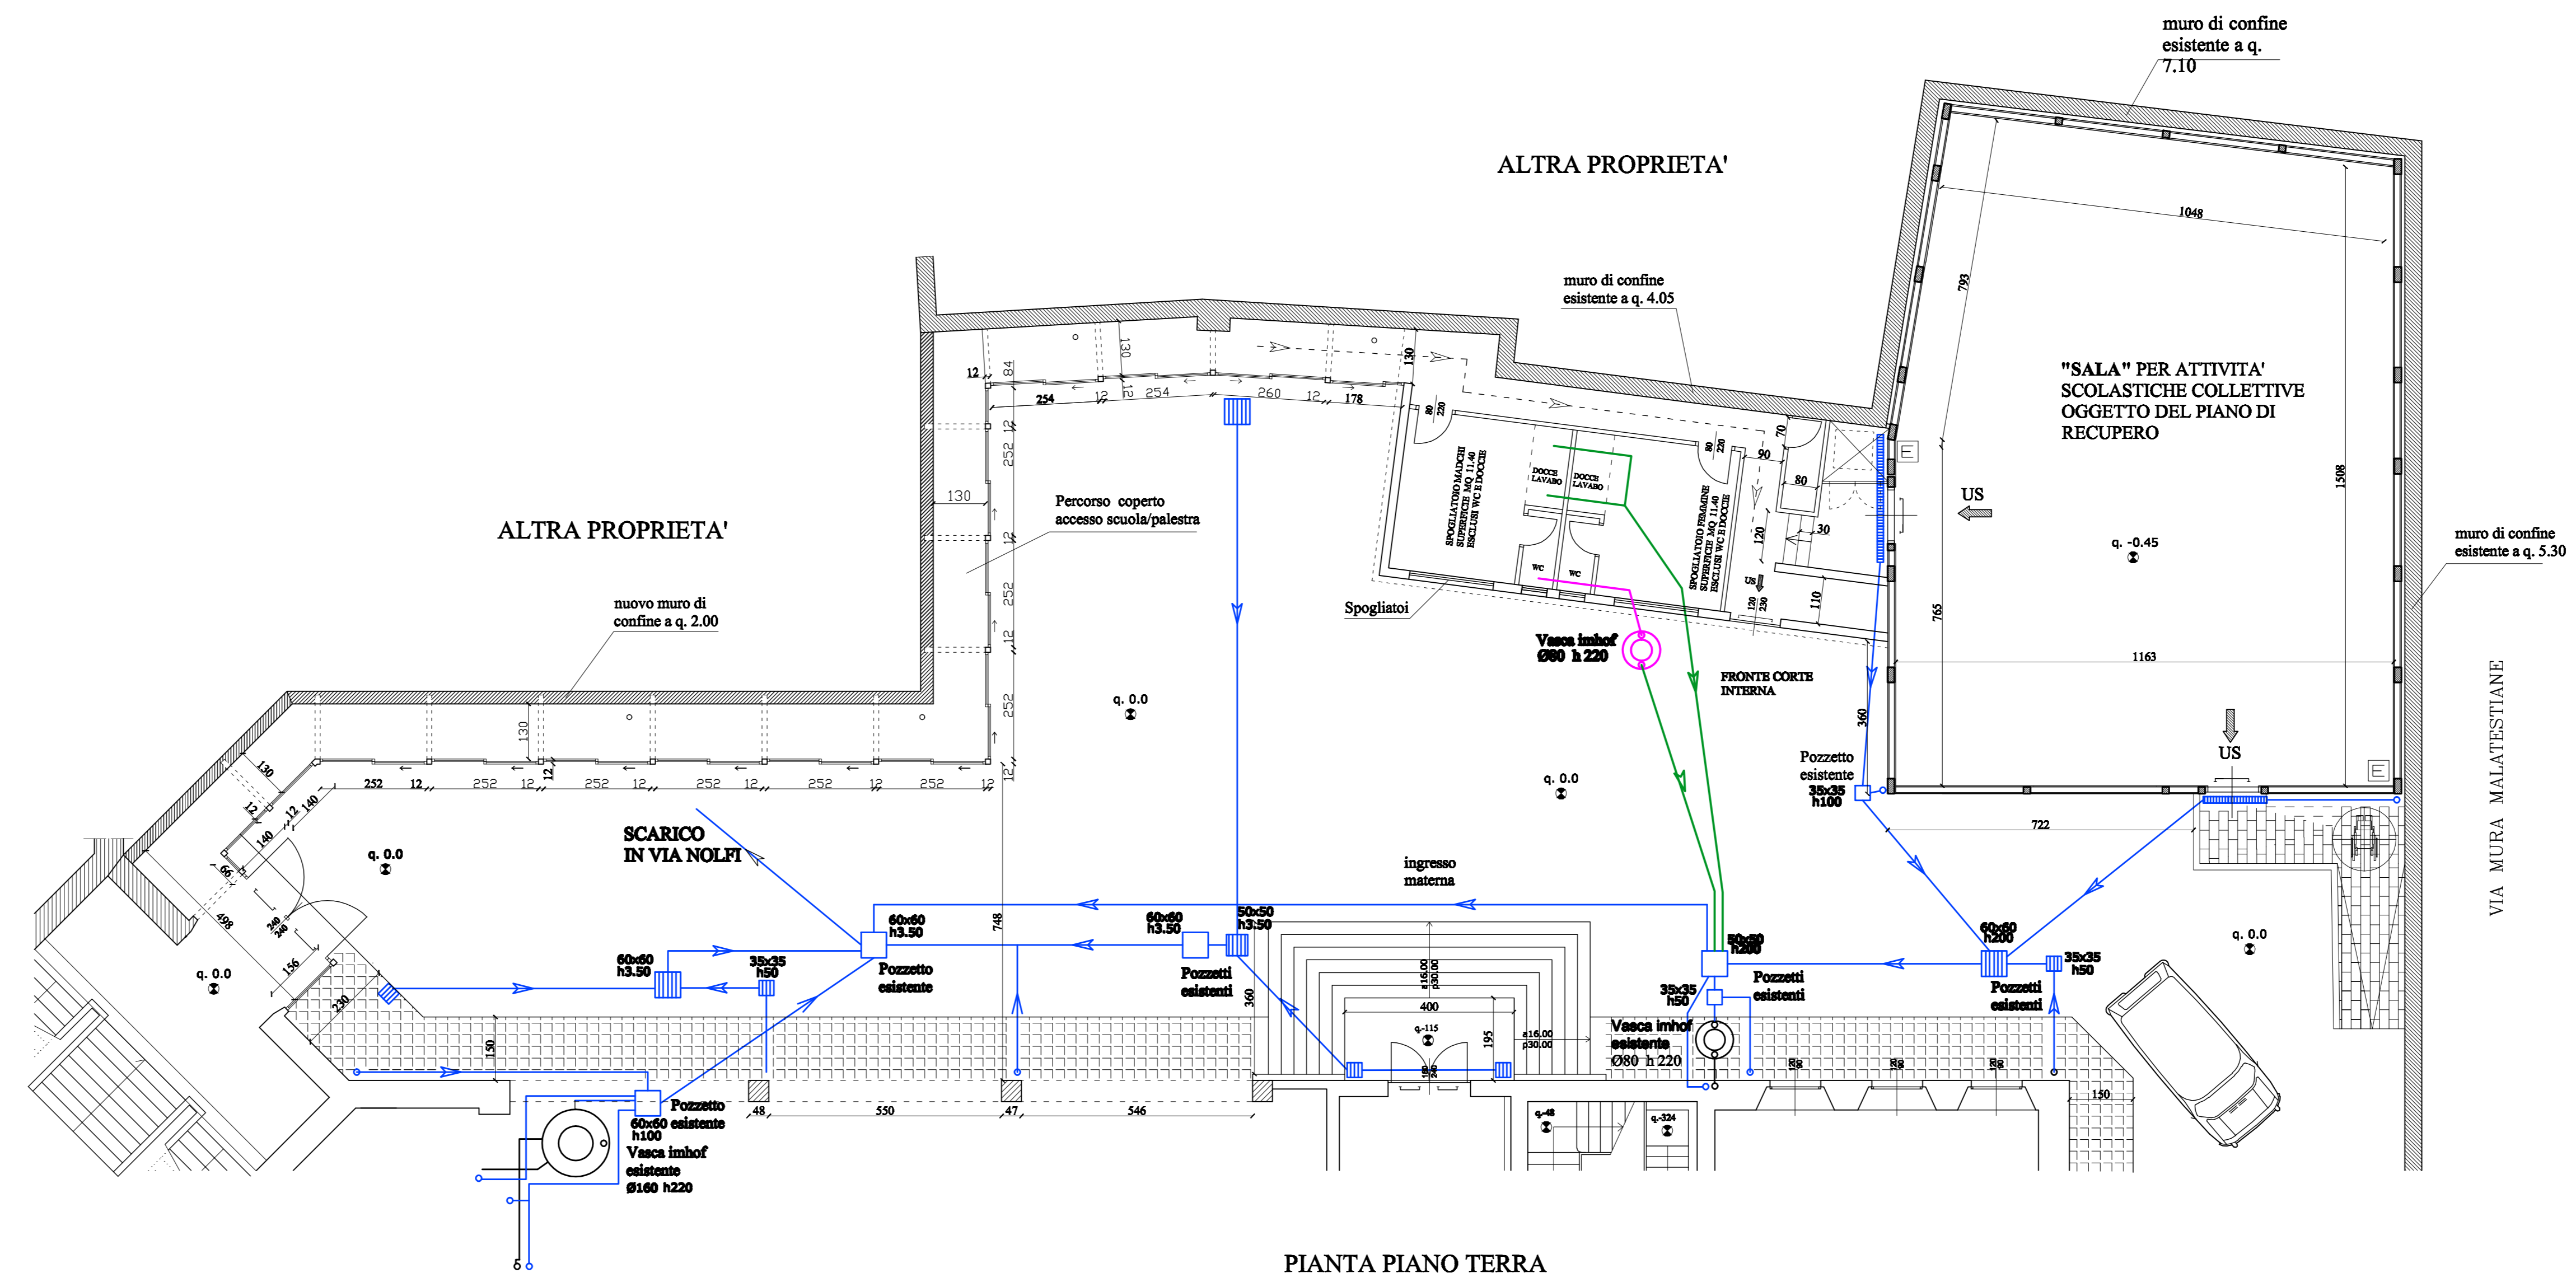

PIANTA PIANO TERRA